
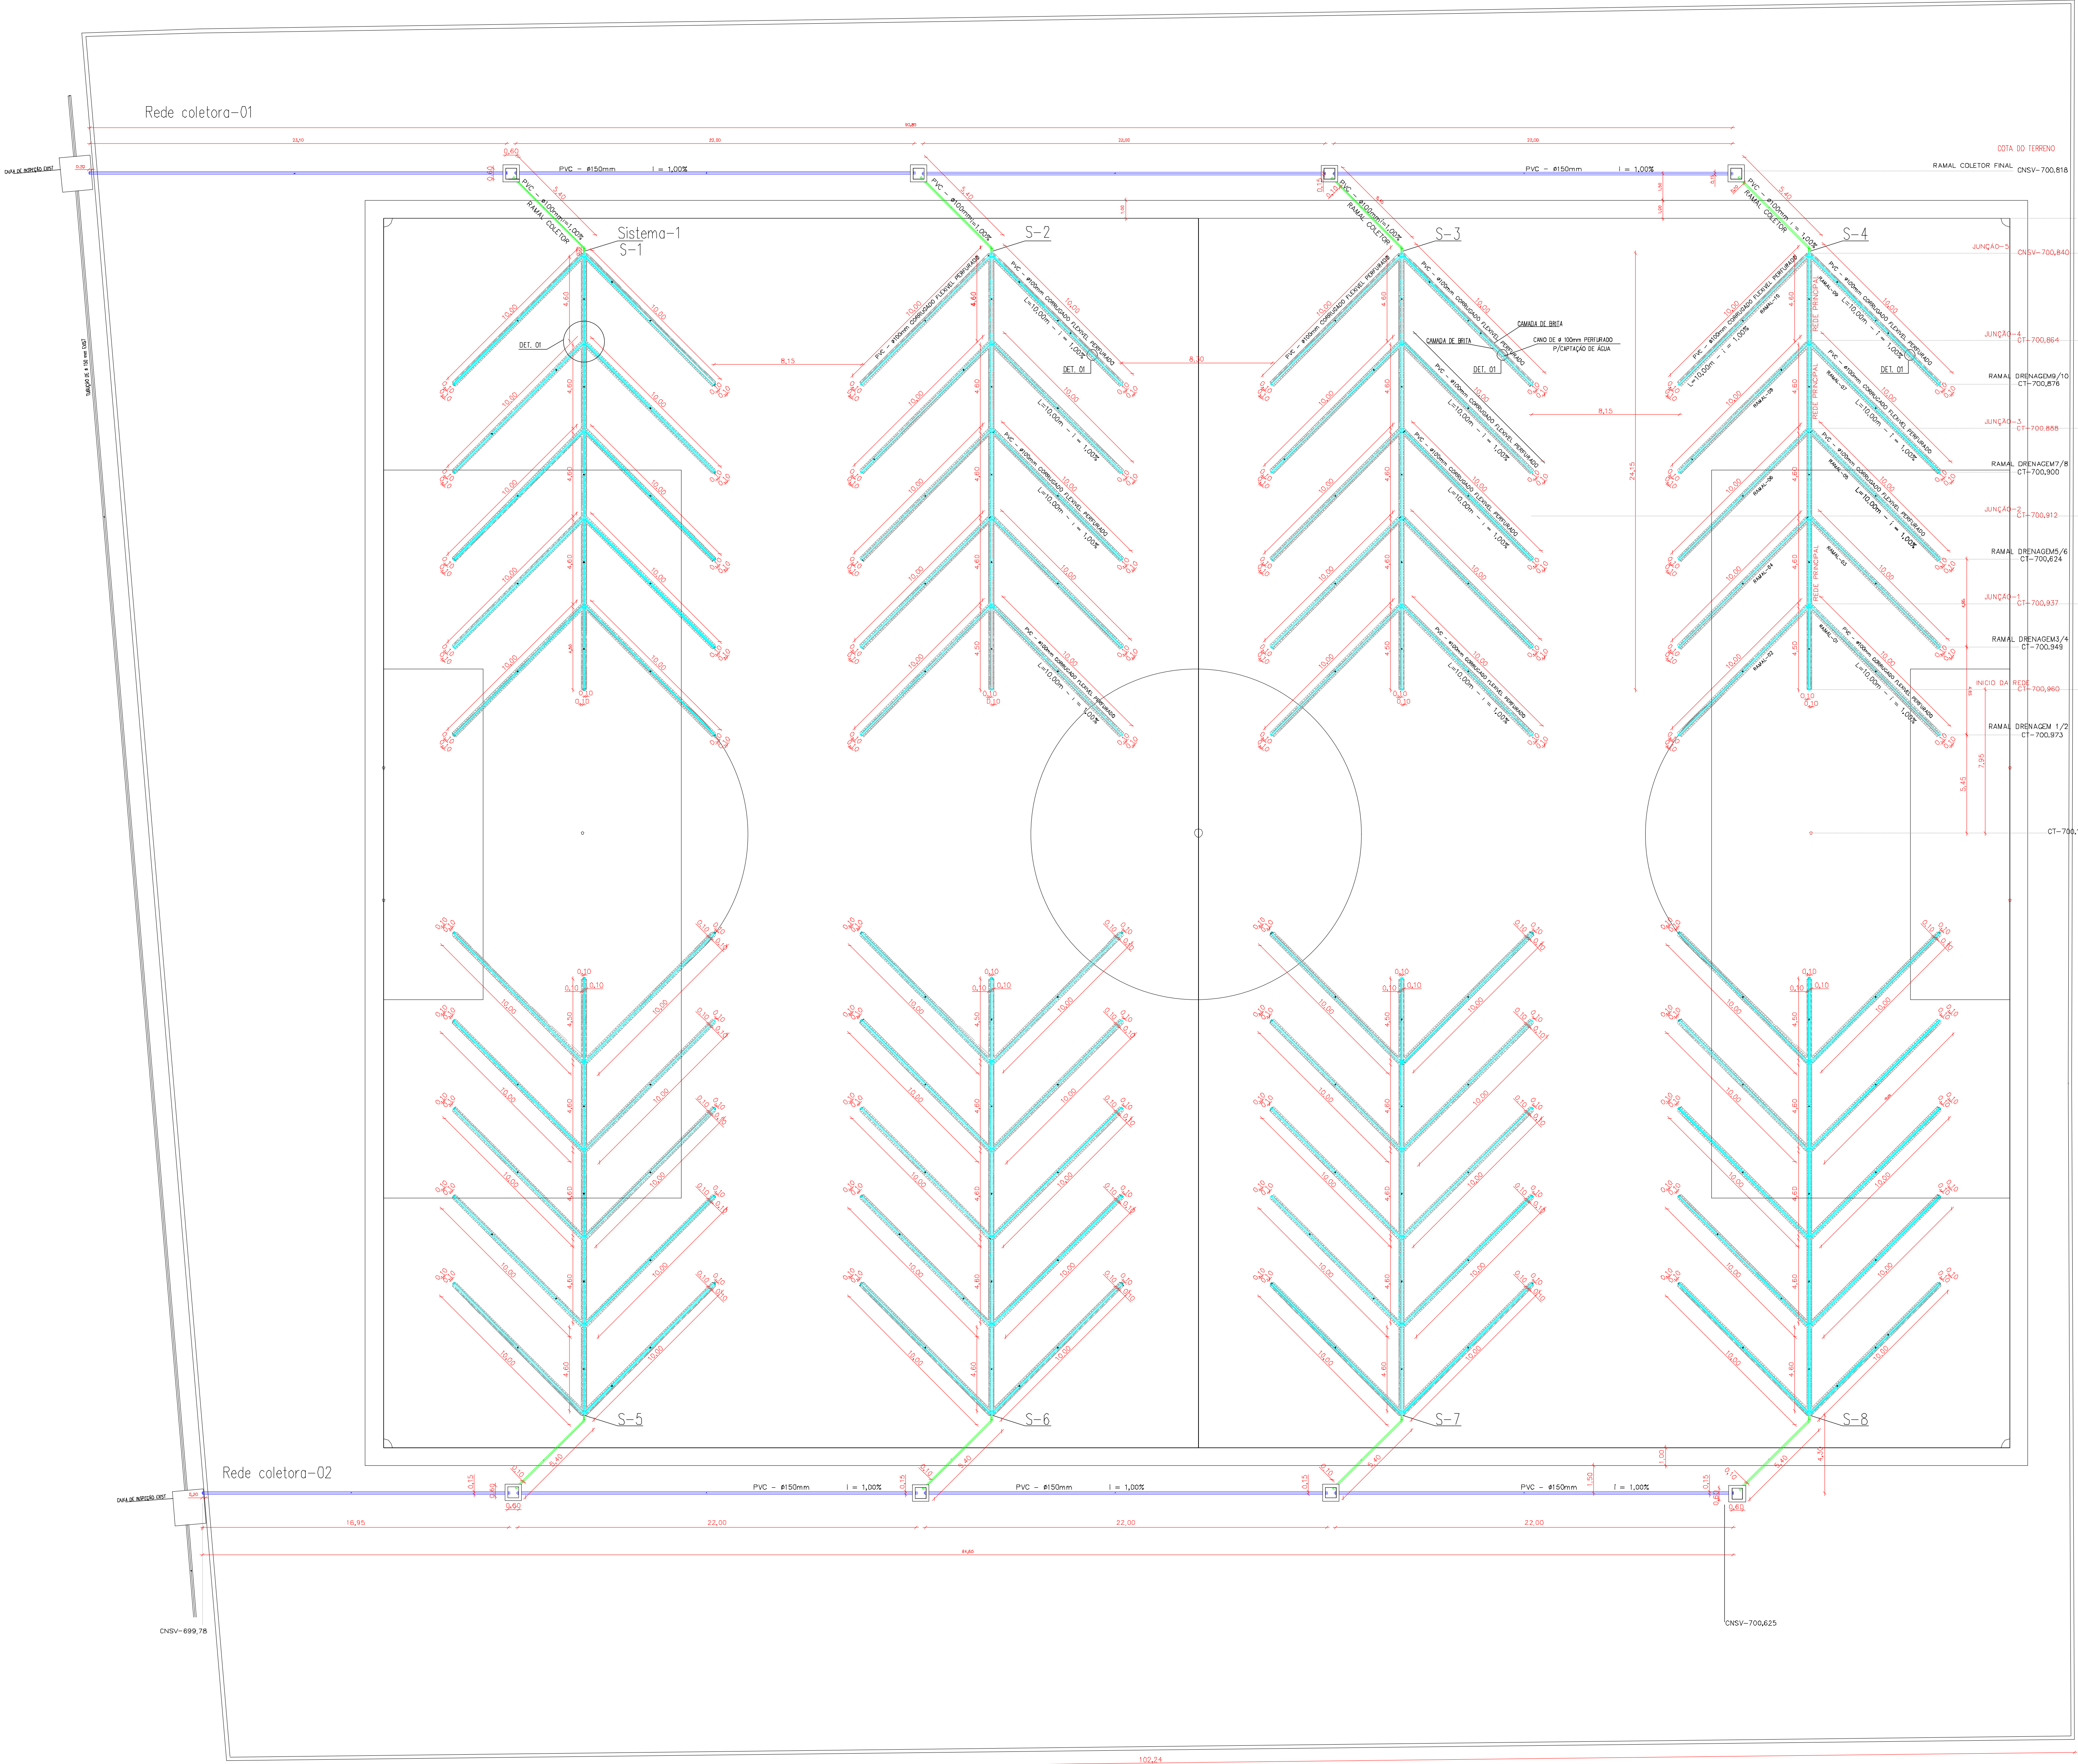
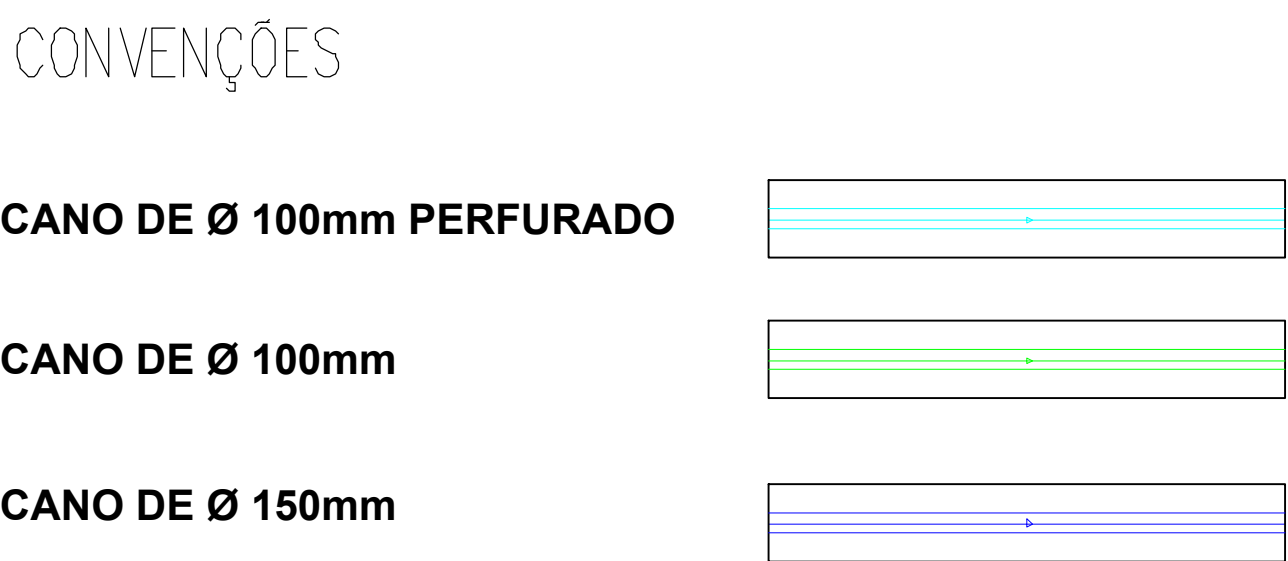
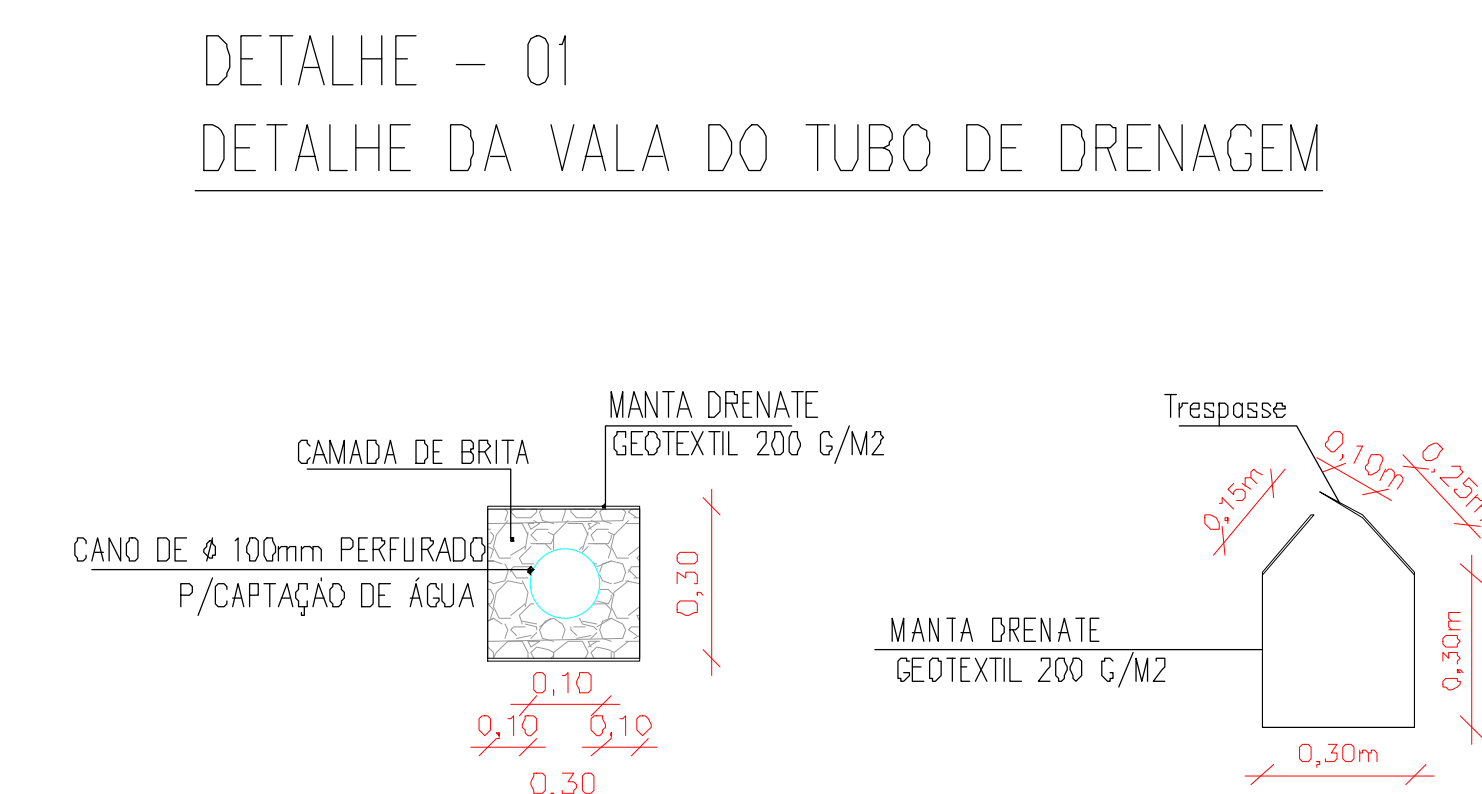
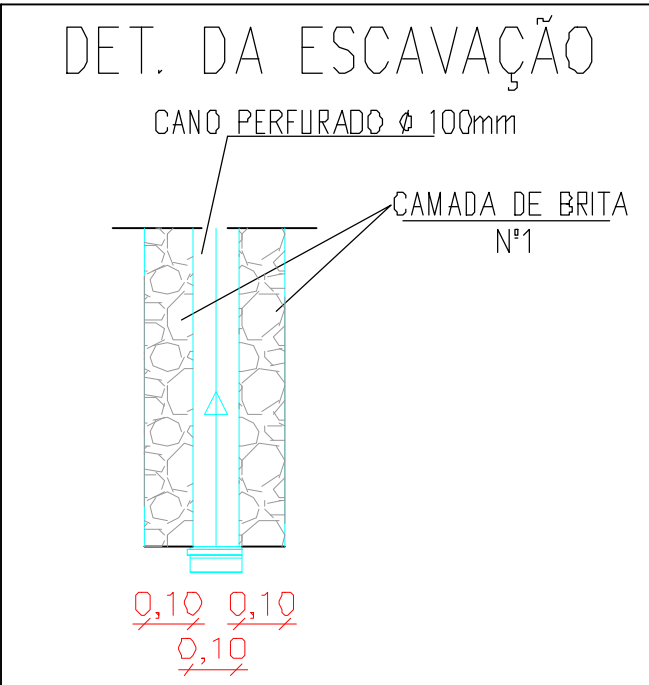


RESUMO DAS CONECÇÕES E TUBOS			
JUNÇÃO 45° DUPLA SÉRIE NORMAL	40 UNIDADES	CAIXA COLETORA DE 60x60x60cm	08 UNIDADES
CAP ESGOTO SÉRIE NORMAL	88 UNIDADES	CANO DE Ø 100mm PERFORADO	983,20 m
JOELHO 45° ESGOTO 100mm SÉRIE NORMAL	08 UNIDADES	CANO DE Ø 100mm	43,20 m
JOELHO 45° ESGOTO 150mm	02 UNIDADES	CANO DE Ø 150mm	172,05 m

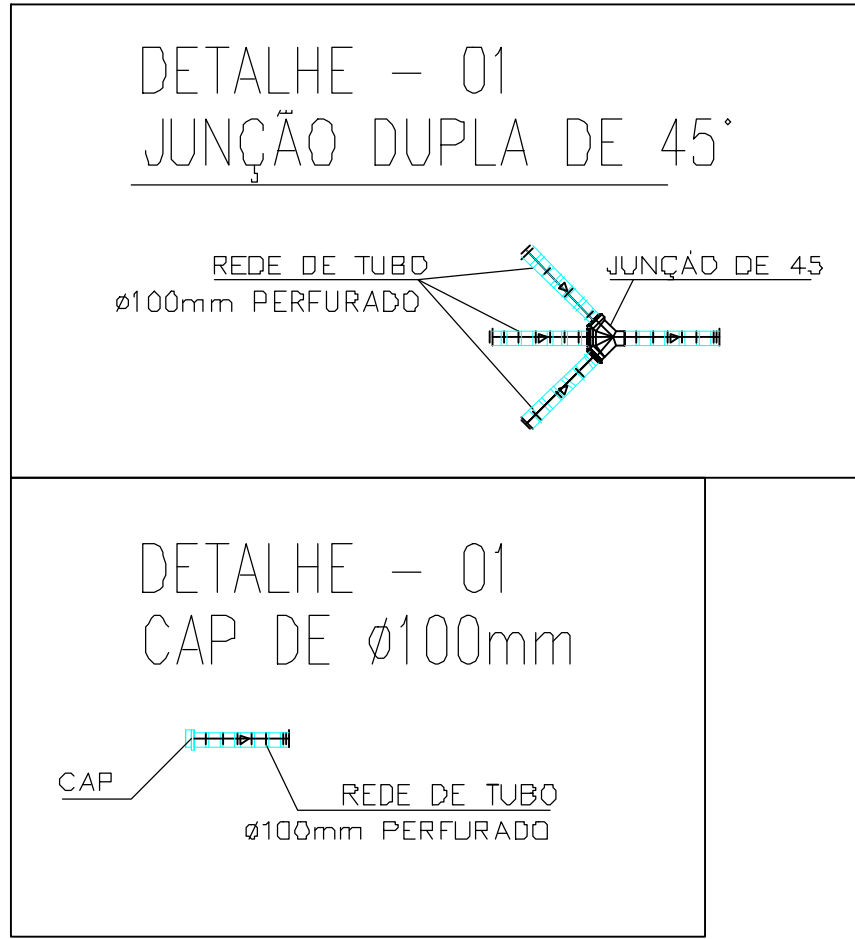

PLANTA BAIXA
ESC 1/150

PROJETO DRENAGEM	
REFORMA DO CAMPO DE FUTEBOL RAFAEL PASTOR DOS SANTOS	
PROPRIETÁRIO: Prefeitura Municipal de Capelinha-PE	
PROJETO: Saneamento - Obras	
MUNICÍPIO: Capelinha-PE	
DATA: 08/07/2021	PRIMEIRA
ESCALA: 1:100	
Elaborado: Engenheiro Responsável: Anthony Clayton F. Silva	
Desenhado: Engenheiro Responsável: Anthony Clayton F. Silva	
TÍTULO: PLANTA BAIXA E QUADRO DE RESUMO DAS CONECÇÕES	
DETALHE DA VALA DO TUBO DE DRENAGEM	
PROPRIETÁRIO:	
RESP. TÉCNICO:	
Engenheiro Responsável: Anthony Clayton F. Silva - CREA: PE 131038161-1	